

SKALA 1:500

Układ współrzędnych XY: PL-ETRF2000
Układ wysokościowy: PL-EVR2007-NH

Wysokość: podziemie
Lokalizacja: ul. Dworska 5
Miejscowość: Mieliszewo
Kod pocztowy: 24-430
Data: 2022


MAPA DO CELÓW PROJEKTOWYCH

Mapa aktualna w obszarze oznaczonym:
na dzień 28.11.2022 r.
Mapa została wykonana przez:
obciążen służebnościami gruntowymi.
Mapa nie zawiera użytków/własności użytków:
które nie są ujawnione w ewidencji gruntów.
Nie wyklucza się istnienia w terenie innych nie wykonanych
na niniejszej mapie urządzeń podziemnych, które nie były
zgłoszone do inwentaryzacji lub o których brak jest
informacji w instytucjach branżowych

Lec: 1992.7.9. XI / 2022
Identyfikator zgłoszenia prac: 6640.3782.2022
Miejscowość: Mieliszewo, ul. Dworska 5


GEODETA
KIEROWNIK PRAC
GEODEZYJNYCH I KARTOGRAFICZNYCH
inż. Tomasz Sieniański
Nr uprawnień zawodowych: 9845
Zakres 1.2
Kierownik robót:

Podmiotem, ze niniejszym dokumentem został opracowany w wyniku prac geodezyjnych i kartograficznych, których rezultaty zawiera opiewa techniczny porządek wykonawczy, jest: BIURO USŁUG GEODEZYJNO-KARTOGRAFICZNYCH inż. Tomasz Sieniański	Starosta Koszeliński
Identyfikator zgłoszenia prac geodezyjnych: 6640.3782.2022	
Organ służby geodezyjnej, który otrzymał zgłoszenie: Starosta Koszeliński	
Wykonawca prac geodezyjnych: BIURO USŁUG GEODEZYJNO-KARTOGRAFICZNYCH inż. Tomasz Sieniański	
Numer oraz data sporządzenia dokumentu wykonawczego porządku wykonawczego: Protokół weryfikacji nr. 29555 z dnia: 30.11.2022 r.	
Inne i dodatkowe dane numer uprawnień zawodowych kierownika prac geodezyjnych: TOMASZ SIENIAŃSKI Nr uprawnień: 9845	

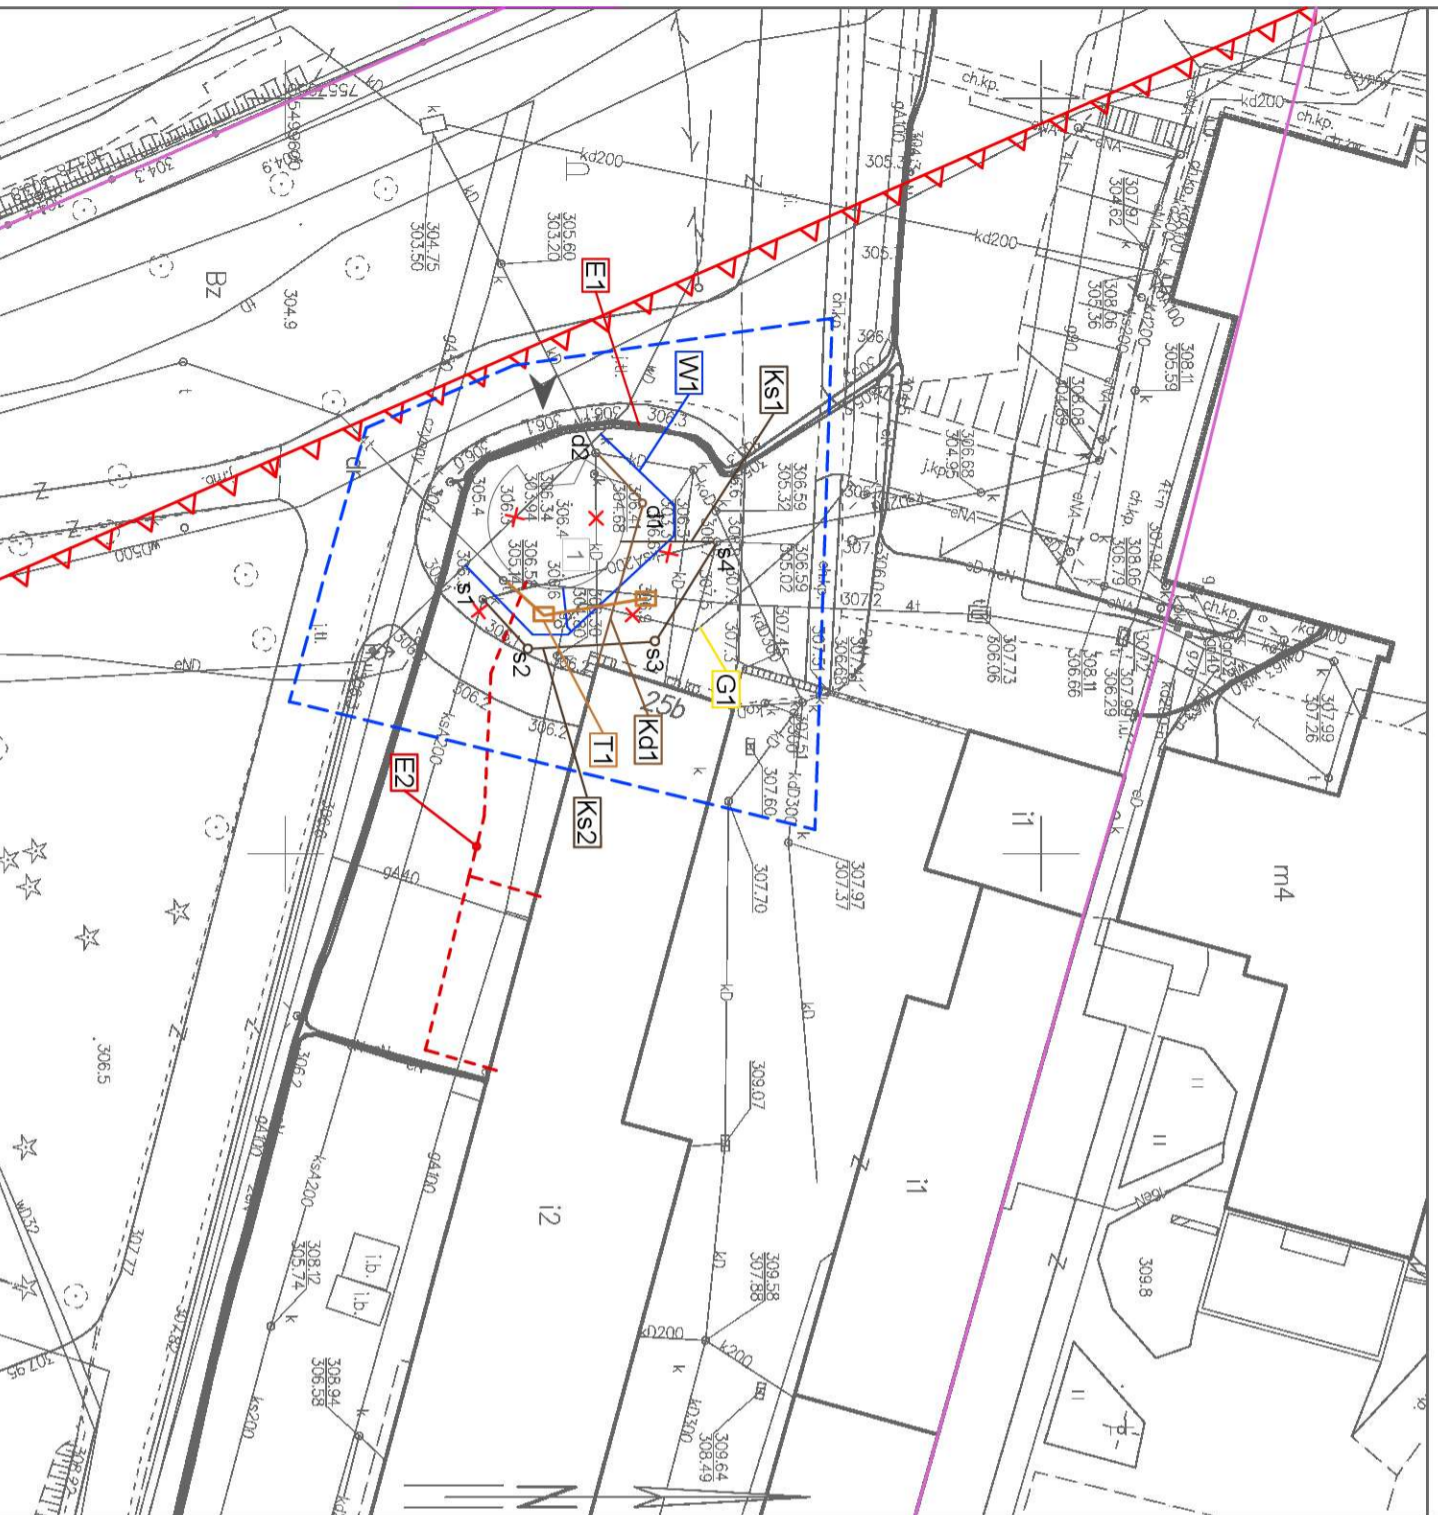

LEGENDA:

- granicie działek
- projektowany budynek obserwatorium ± 0,00=306,57 m n.p.m. - odrębne opracowanie
- wejsie główne do budynku
- istniejące kabie sieci policznikowej w rurze osłonowej
- elementy do usunięcia/demontażu wg zapisu MPZT
- linia zabudowy 30 m od krawędzi jezdni
- projektowana przebudowa sieci wodociągowej PE100 DN90x5,4 SDR17 i projektowany przyłęcz wody PE100 DN52x2,0 SDR17
- nieczynna sieć gazowa
- projektowana przebudowa sieci teletechnicznej - odrębne opracowanie
- projektowany przyłęcz kanalizacji sanitarnej SN4 PVC DN160x4,0
- projektowana przebudowa sieci kanalizacji sanitarnej SN8 PVC DN200x5,9
- projektowana przebudowa przyłęcza kanalizacji deszczowej SN4 PVC DN160x4,0
- projektowana sieć wewnętrzna policznikowa elektryczno - odrębne opracowanie

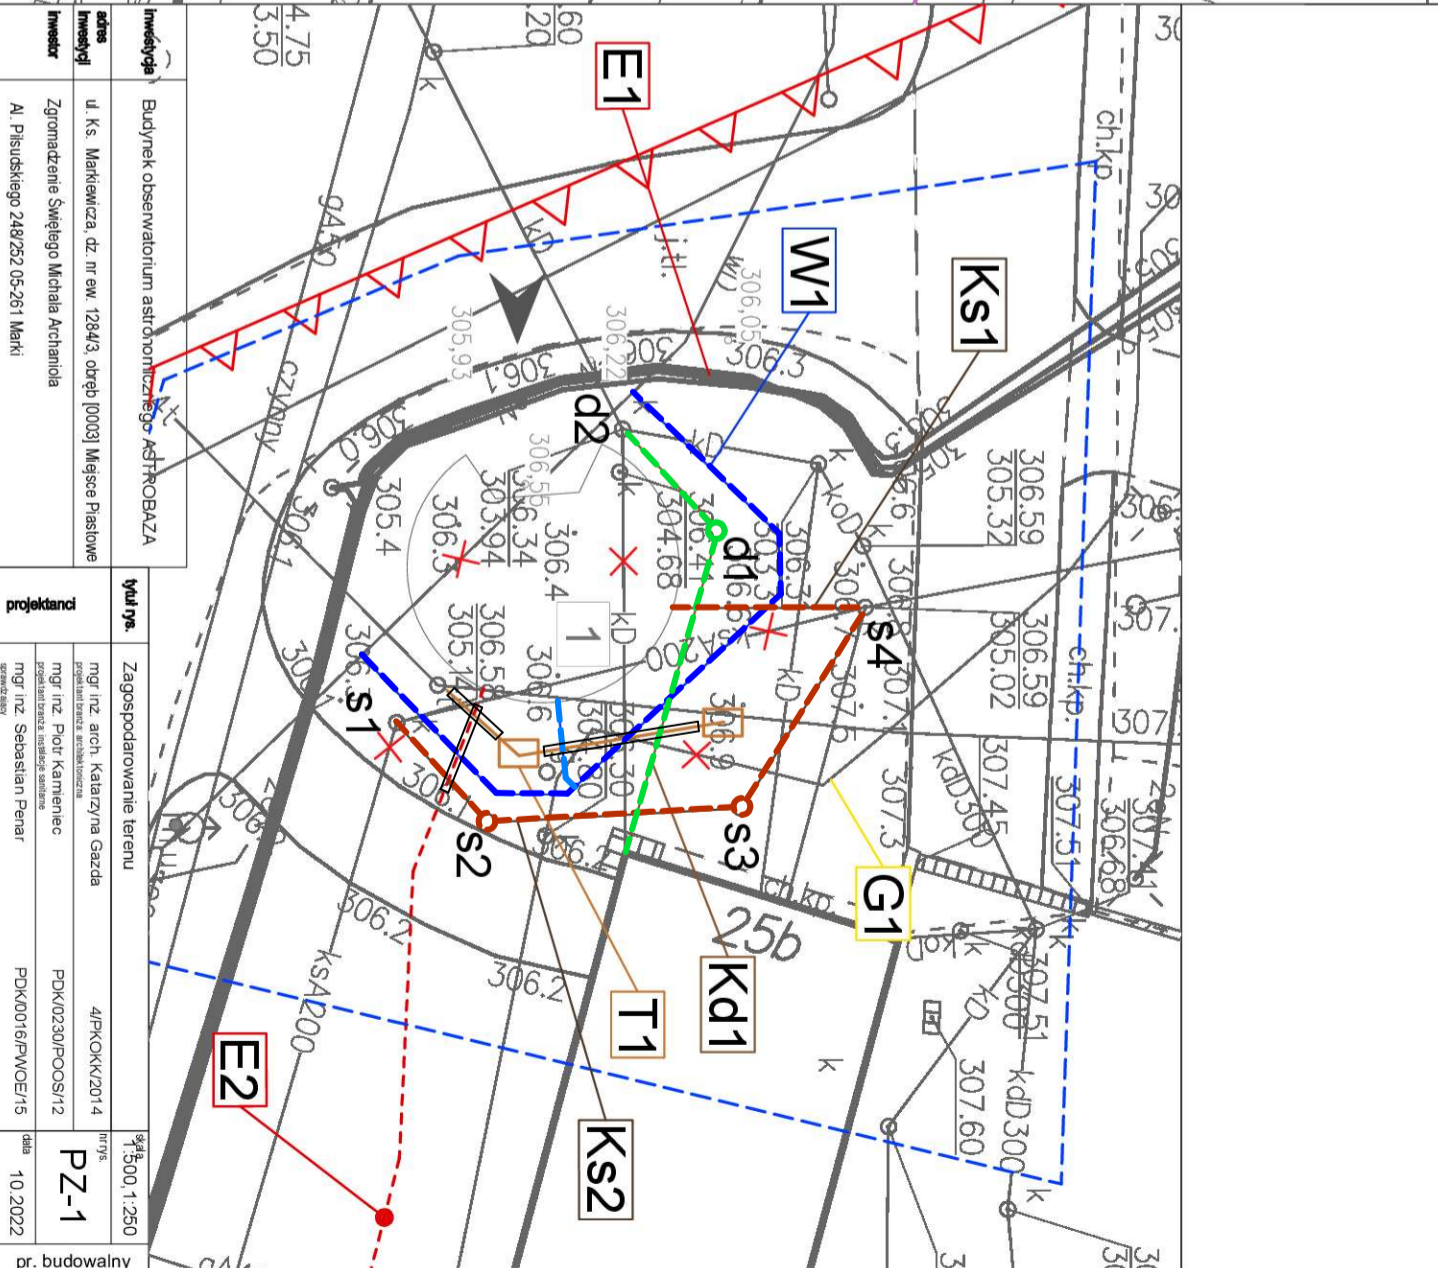

adres inwestycji	ul. Ks. Makliwicza, dz. nr ew. 1284/3, obręb [0003] Miejsce Piastowe
inwestor	Zgromadzenie Świątego Michała Archaniola Al. Piłsudskiego 249/252 05-261 Marci
projektanci	mgr inż. arch. Katarzyna Gazda mgr inż. Piotr Karimieniec mgr inż. Sebastian Penar
tytuł pr.	Zagospodarowanie terenu
nr pr.	4/PKOKK/2014
nr pr.	PZ-1
data	10.2022

dr. budowlany